

POLECONY

Warszawa, dnia 05.05.2017 r.



BIURO PROJEKTOWE AMIGA
Migasiuk Andrzej
Ul. Goworowska 3/24
03-353 Warszawa

L.dz. TT/1699/17

W odpowiedzi na pismo z dnia 21.04.2017 r. L.dz. 1699/17, SBM STOKŁOSY wyraża zgodę na wejście w teren, który dzierżawi od miasta stołecznego Warszawy, określony w piśmie /i na załączonym podkładzie/ w związku z planowaną budową sieci ciepłowniczej osiedlowej od komory UW11/P3 do budynków przy ul. Związku Walki Młodych 1,3,4 i 6 na działkach nr 5/123 i 5/46 z obrębem 1-10-10.

Przed przystąpieniem do prac należy spisać z przedstawicielem Spółdzielni stosowny protokół odnośnie stanu dróg, chodników, zieleni i terenu w rejonie robót w celu ustalenia zakresu niezbędnych prac odtworzeniowych po wykonanych przez Państwa robotach.

Jednocześnie, Spółdzielnia jako dzierżawca w.w. terenu informuje, że oprócz wyrażonej przez SBM STOKŁOSY zgody na wejście w teren, jesteście Państwo zobowiązani uzyskać również zgodę na zajęcie przedmiotowego terenu od miasta stołecznego Warszawy (zgoda właścicielska).

Z poważaniem

PREZES ZARZĄDU

mgr Krzysztof Berliński

G. Czerwinski
27.04.17o wp

II
26.04.2017
700

BIURO PROJEKTOWE

AMIGA
Migasiuk Andrzej



Warszawa, dn. 21.04.2017 r.

Spółdzielnia Budowlano - Mieszkaniowa STOKŁOSY
ul. B. Jastrzębowskiego 22
02-786 Warszawa

dotyczy: **Budowa sieci ciepłowniczej osiedlowej od komory UW11/P3 do budynków przy ul. Związku Walki Młodych 1, 3, 4, 6 w Warszawie.**

Działając z upoważnienia (upoważnienie w załączeniu) Veolia Energia Warszawa S.A. z siedzibą przy ul. Puławskiej 2, budynek Plac Unii C, 02-566 w Warszawie uprzejmie proszę o **wyrażenie zgody na budowę sieci ciepłowniczej osiedlowej od komory UW11/P3 do budynków przy ul. Związku Walki Młodych 1, 3, 4, 6 w Warszawie oraz demontaż istniejącej sieci ciepłowniczej zgodnie z załączonym rysunkiem na działkach ewidencyjnych nr 5/123, 5/46 z obrębu 1-10-10 będących w Państwa władaniu.**

Sprawę prowadzi Pan Andrzej Migasiuk, tel. 507 215 404, e-mail: amiga10@wp.pl.


Andrzej Migasiuk
AMIGA
ul. Goworowska 3/24
03-353 Warszawa
Regon 030235381, NIP 5371308427


Załączniki:

1. Mapa z trasą sieci ciepłowniczej.
2. Upoważnienie

Do wiadomości:

Veolia Energia Warszawa S.A., ul. Puławska 2, budynek Plac Unii C, 02-566 Warszawa

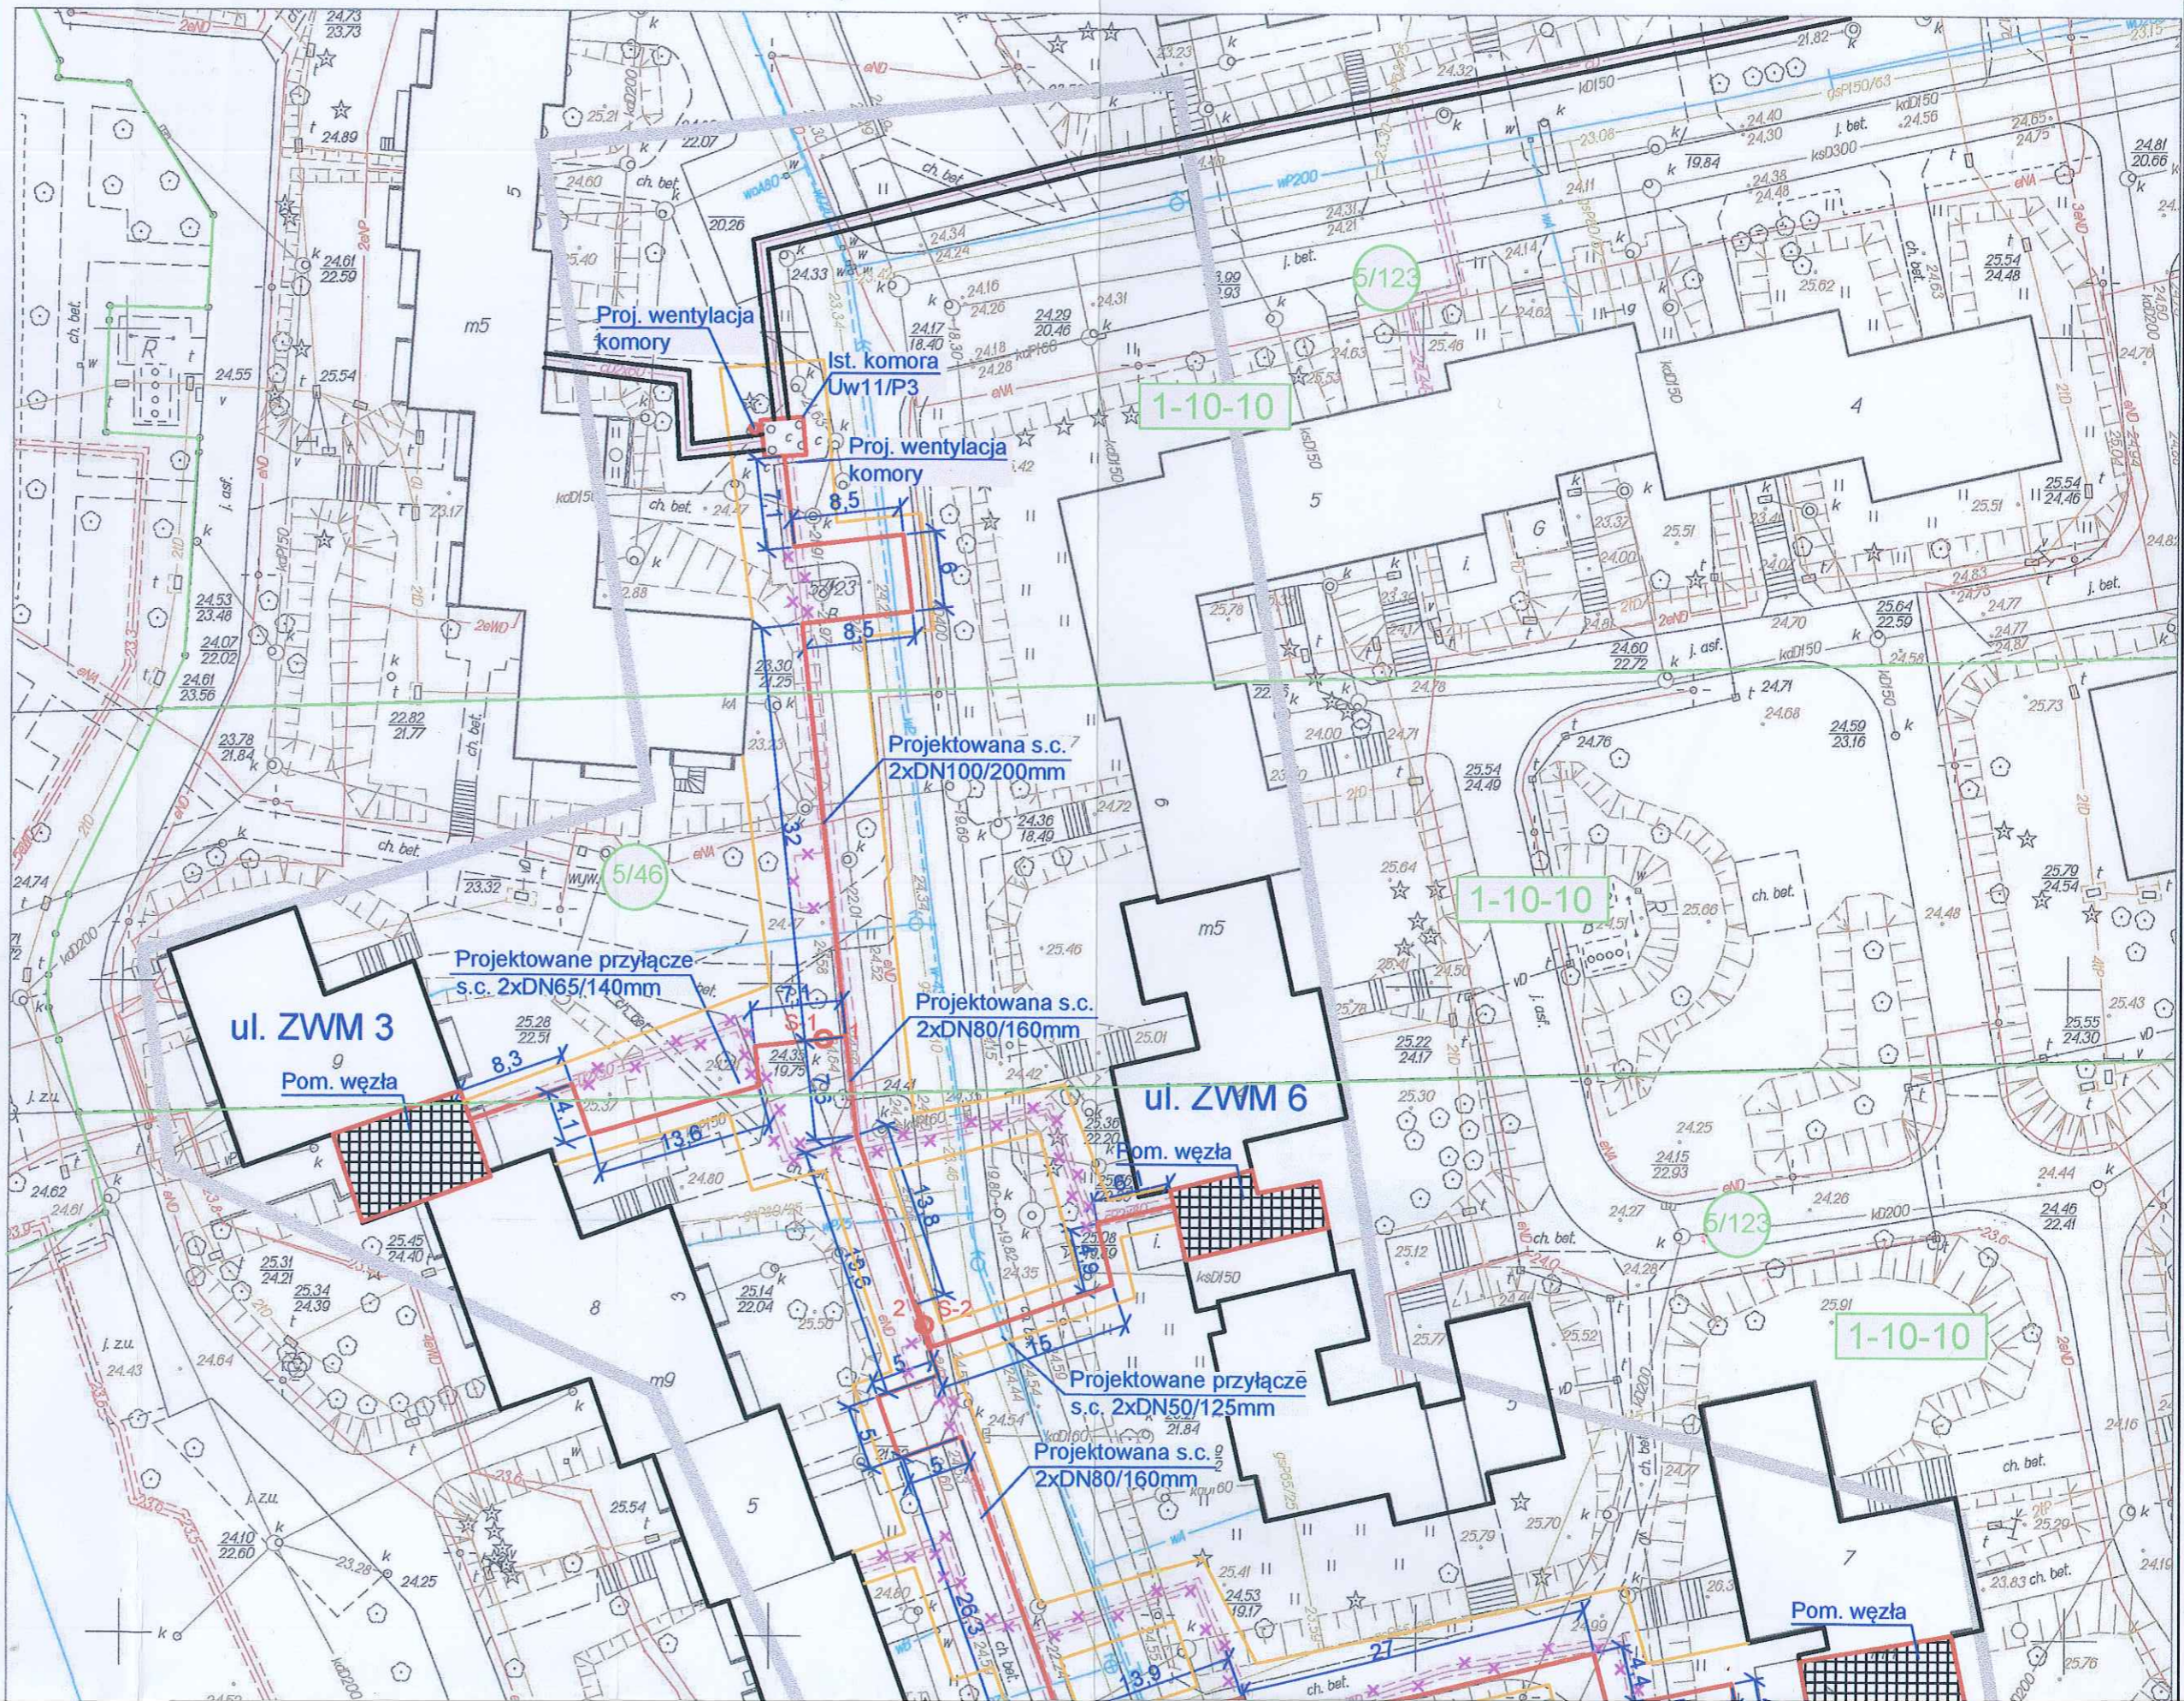

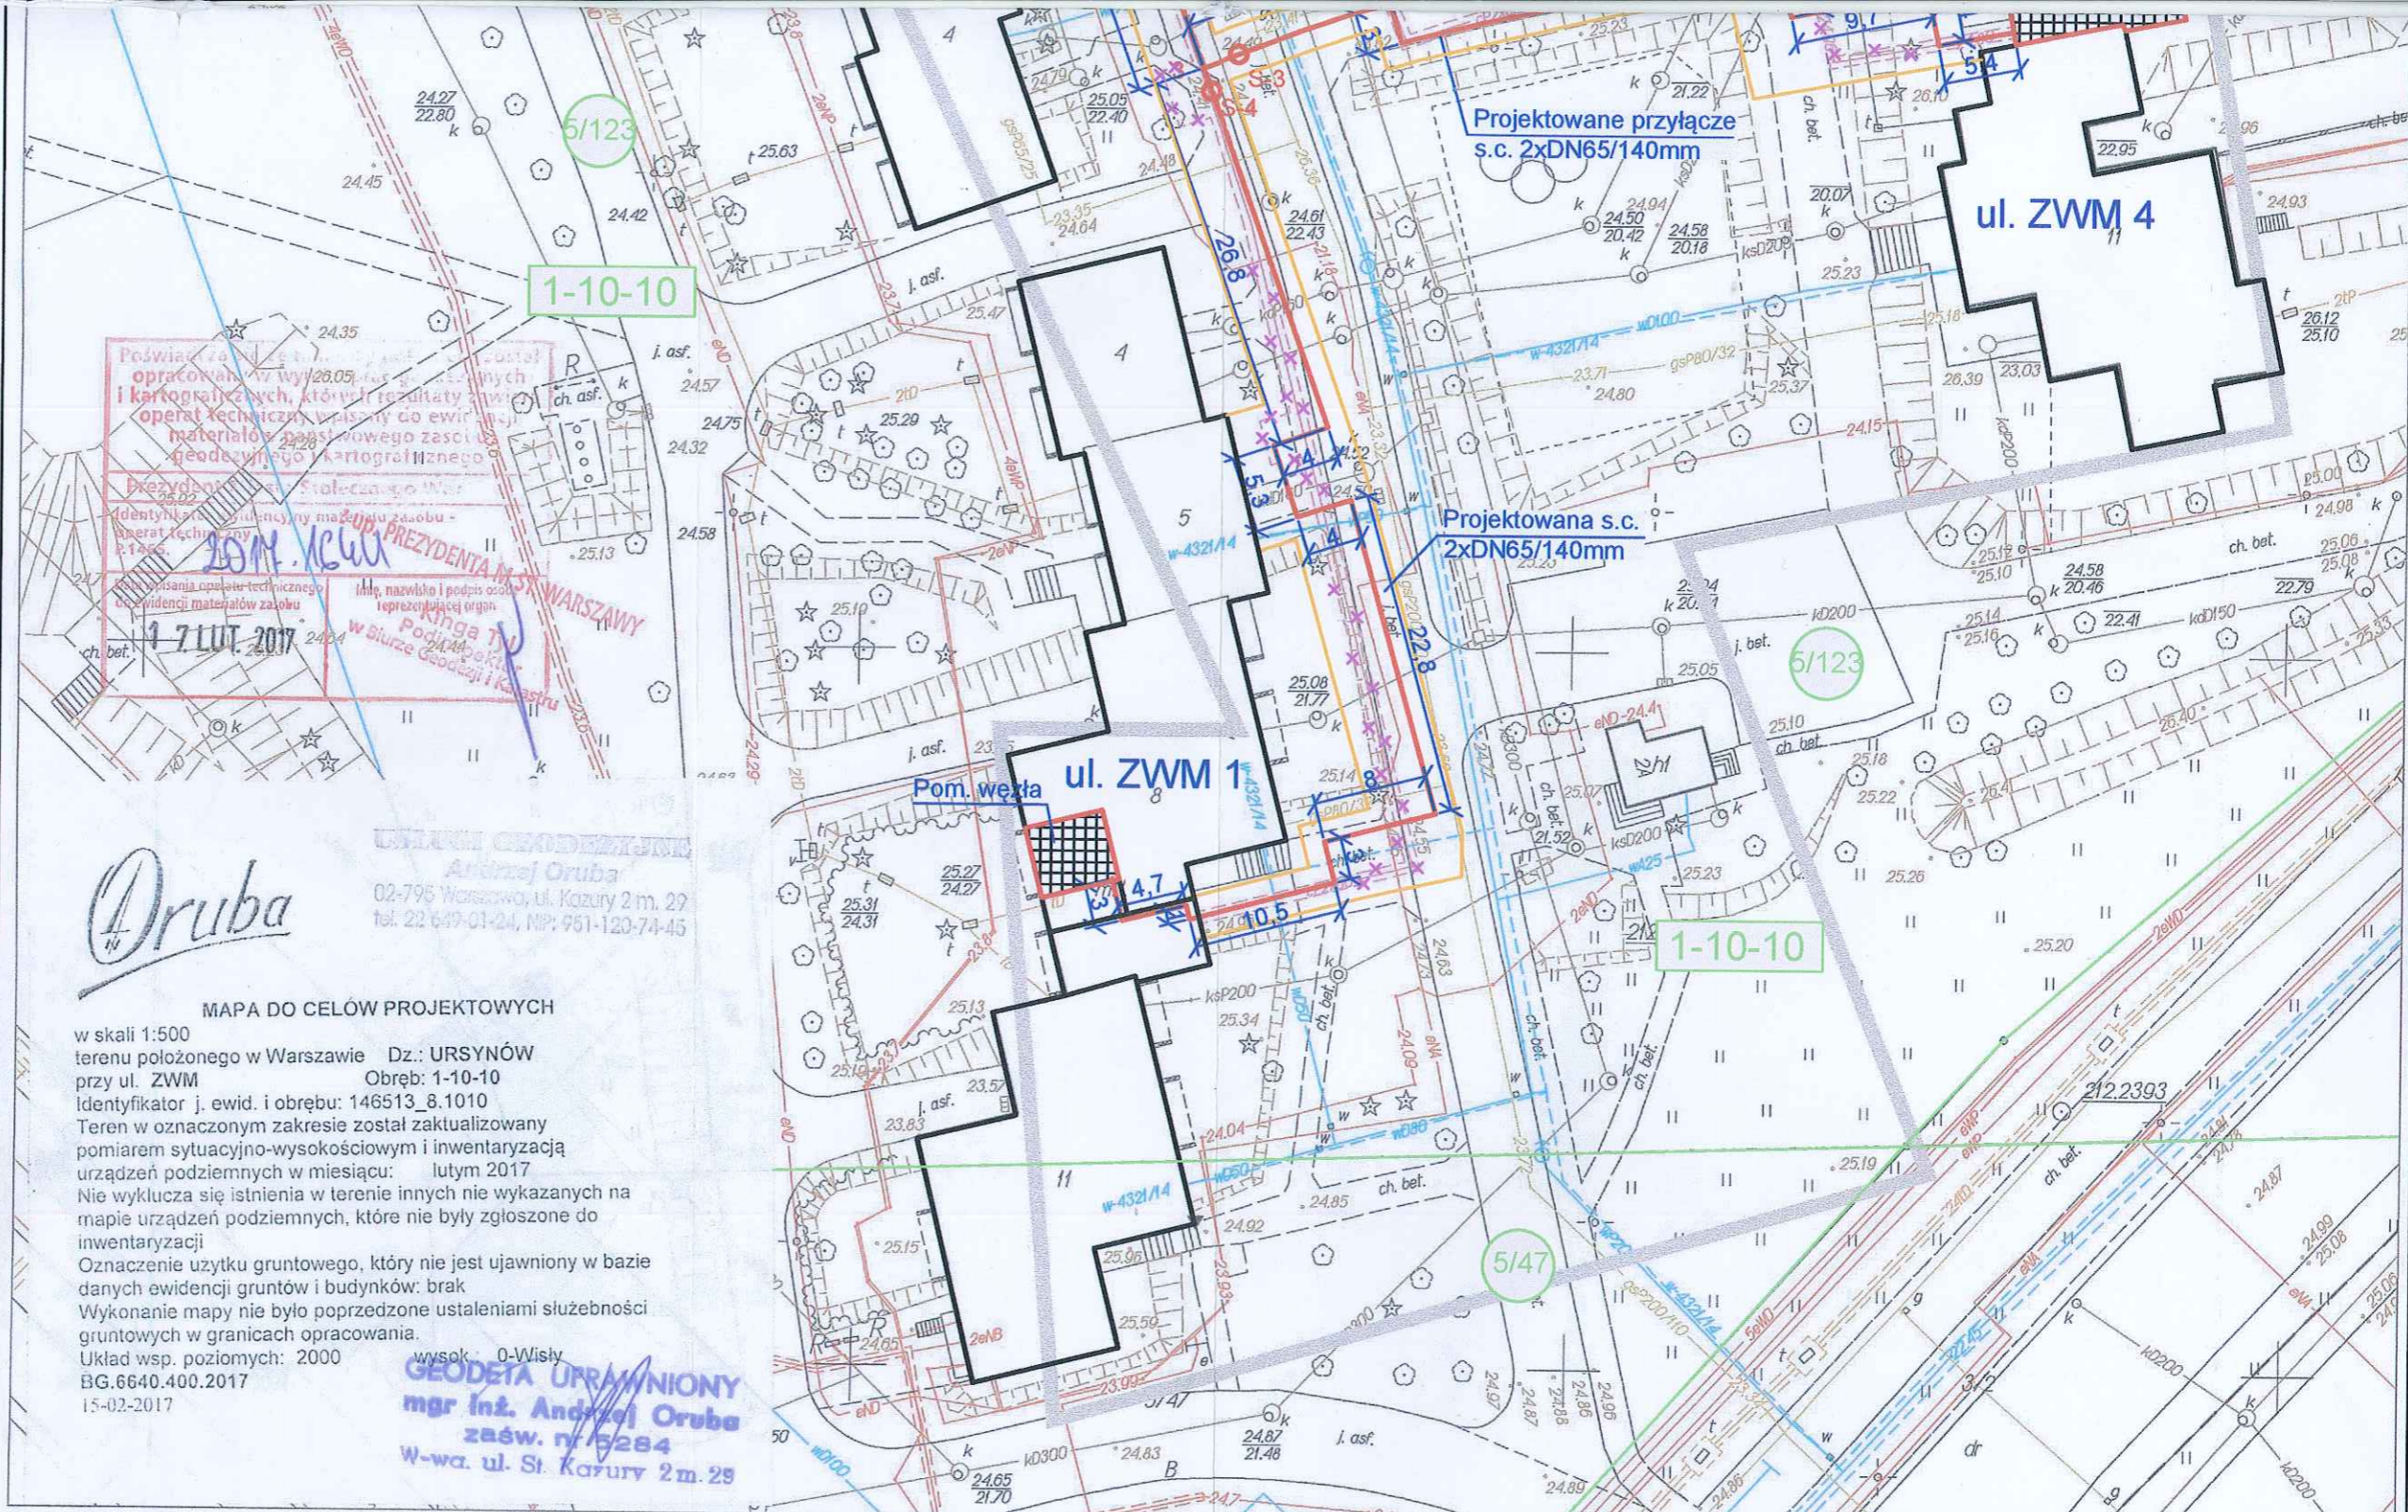

Oruba

USŁUGI GEODEZYJNE
Andrzej Oruba
 02-796 Warszawa, ul. Kazury 2 m. 29
 tel. 22 649-01-24, NIP: 951-120-74-45

MAPA DO CELÓW PROJEKTOWYCH

w skali 1:500
 terenu położonego w Warszawie Dz.: URSYNÓW
 przy ul. ZWM Obręb: 1-10-10
 Identyfikator j. ewid. i obrębu: 146513_8.1010
 Teren w oznaczonym zakresie został zaktualizowany
 pomiarem sytuacyjno-wysokościowym i inwentaryzacją
 urządzeń podziemnych w miesiącu: lutym 2017
 Nie wyklucza się istnienia w terenie innych nie wykazanych na
 mapie urządzeń podziemnych, które nie były zgłoszone do
 inwentaryzacji
 Oznaczenie użytku gruntowego, który nie jest ujawniony w bazie
 danych ewidencji gruntów i budynków: brak
 Wykonanie mapy nie było poprzedzone ustaleniami służebności
 gruntowych w granicach opracowania.
 Układ wsp. poziomych: 2000
 BG.6640.400.2017
 15-02-2017

wysok. 0-Wisły
GEODETA UPRAWNIONY
mgr inż. Andrzej Oruba
 zaśw. nr 15284
 W-wa. ul. St. Kazury 2m. 29

System GEO-MAP. Skala 1 : 500. Wydrukował(a) : Dorota Godlewska 2017.02.13 o godz 14:50:19. Strona 1/1 Podpis

LEGENDA

- Projektowana sieć ciepna preizolowana
- Projektowana studnia z zaworami odcinającymi.
- Pas frontu robót. Zaplecze budowy.
- Granice działek i obrębów
- Nr działki i nr obrębu
- Sieć do likwidacji

Andrzej Migasiuk
AMIGA
 ul. Goworowska 3/24
 03-353 Warszawa
 Regon 030235381, NIP 5371308427

| | | | | |
|--|---|-------------|------------------|--------------------|
| Andrzej Migasiuk AMIGA 03-353 Warszawa ul. Goworowska 3/24 | | | | |
| Inwestor: | Veolia Energia Warszawa S.A. 02-566 Warszawa, ul. Putawska 2 | | | |
| Objekt: | Budowa sieci ciepłowniczej osiedlowej od komory UW11/P3 do budynków przy ul. Związku Młodych 1, 3, 4, 6 w Warszawie | | | |
| Tytuł rys.: | PROJEKT ZAGOSPODAROWANIA TERENU | | | |
| Zespół aut.: | Imię i nazwisko | Specjalność | nr upr. | Podpis Skala 1:500 |
| Asystent: | | sanitarna | | |
| Projektant: | mgr inż. Andrzej Migasiuk | sanitarna | 810/BP/97 | nr rys. 1 |
| Sprawdzający: | mgr inż. Jolanta Migasiuk-Bajena | sanitarna | LUB/0065/POOS/04 | Data: 04.2017 |